


分電盤：3P40A8回路

- ①LEDベースライト×9、換気扇100φ×2
- ②X1-X2：2口コンセント×2
- ③X2-X3：2口コンセント×2
- ④X3-X4：2口コンセント×2
- ⑤予備
- ⑥予備
- ⑦予備
- ⑧エアコン用コンセント(単相200V)


キャノパネRH350(銀黒)

平面図 S = 1/50


訂正履歴	1		担当	工事	承認	設計	製図	 株式会社ナガヤ 【新潟営業所】	工事名称	型式	作成日	図面番号 J0***** 002
	2		丸山	**	**	**	今		燕三条サテライト展示品⑦	SH-H56型3連棟	2022/11/14	
	3								図面名称	平面図	縮尺	

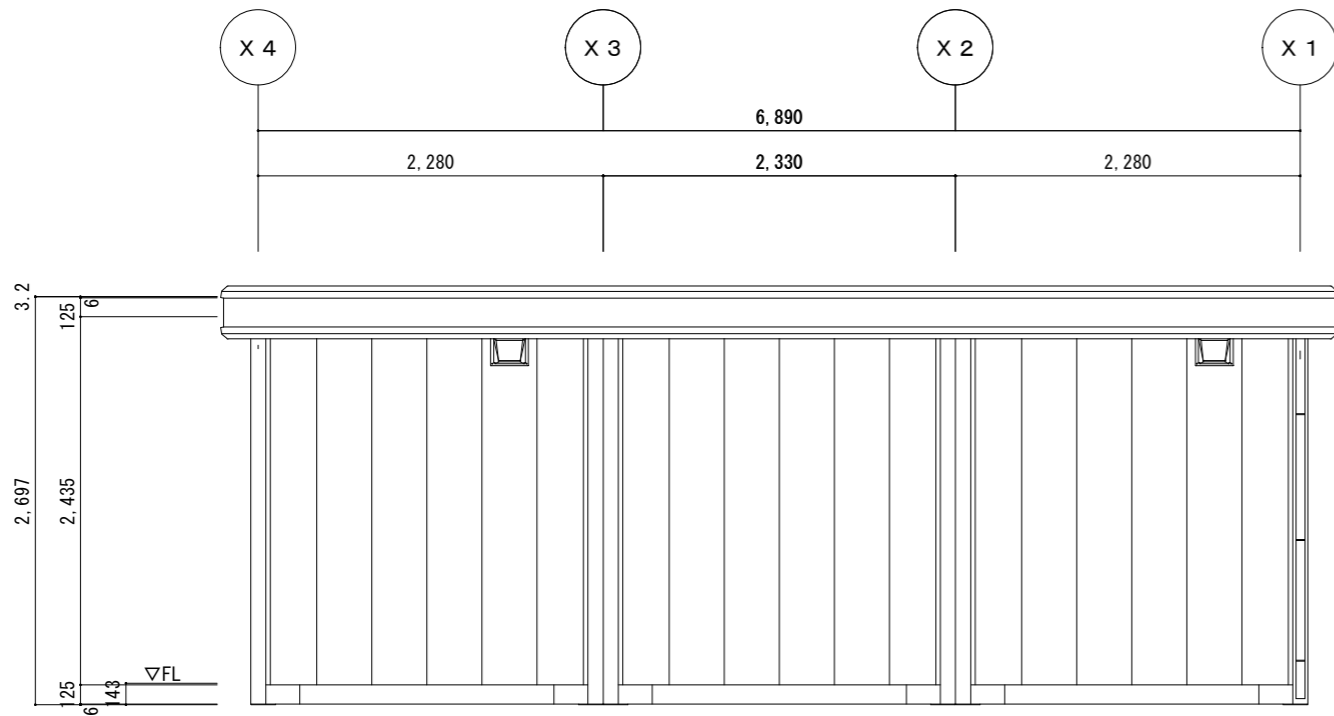


A側立面図 S = 1/50

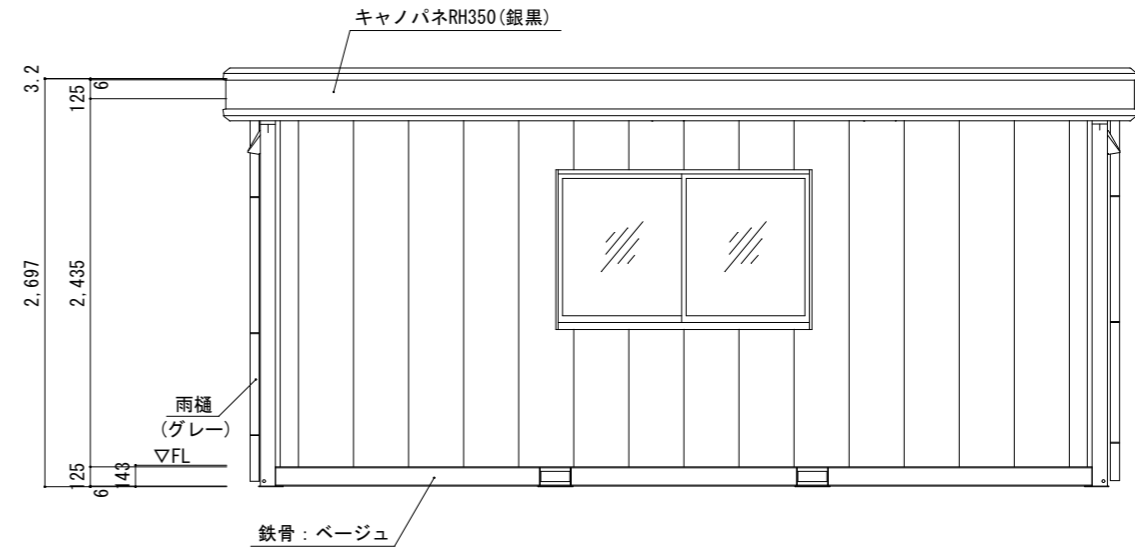

B側立面図 S = 1/50

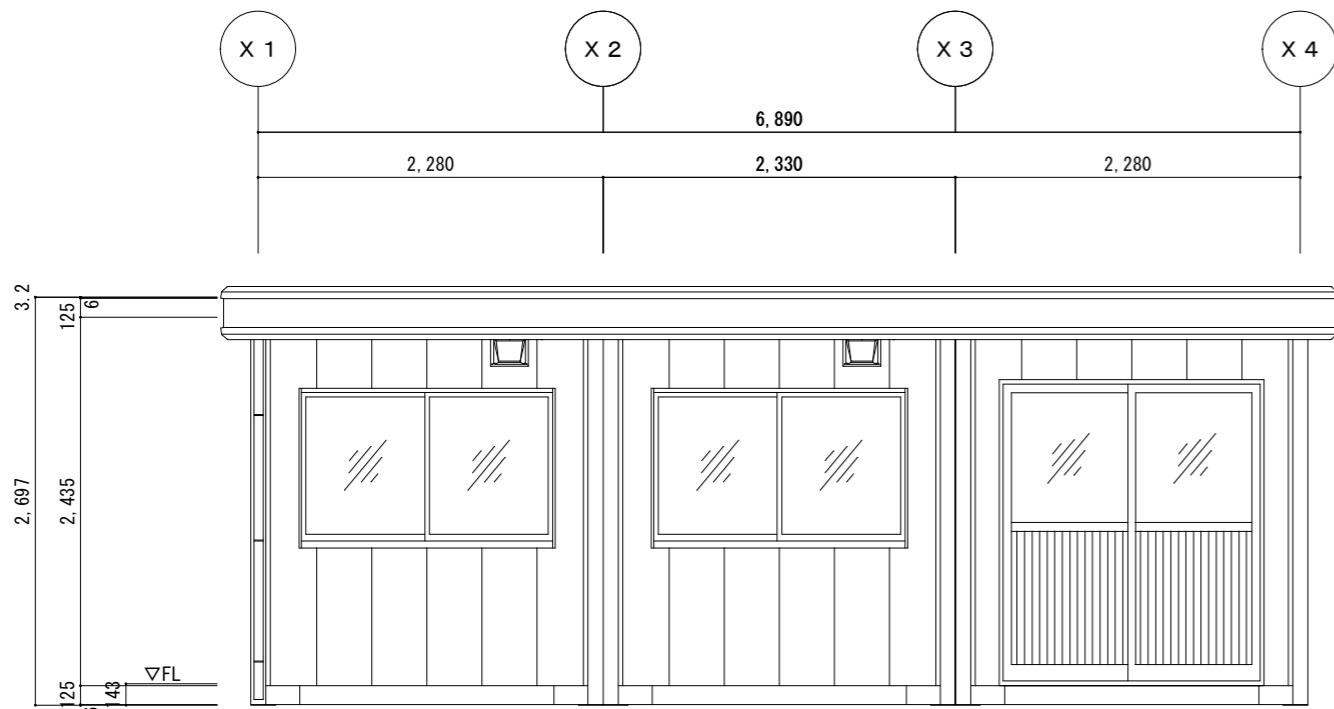

C側立面図 S = 1/50

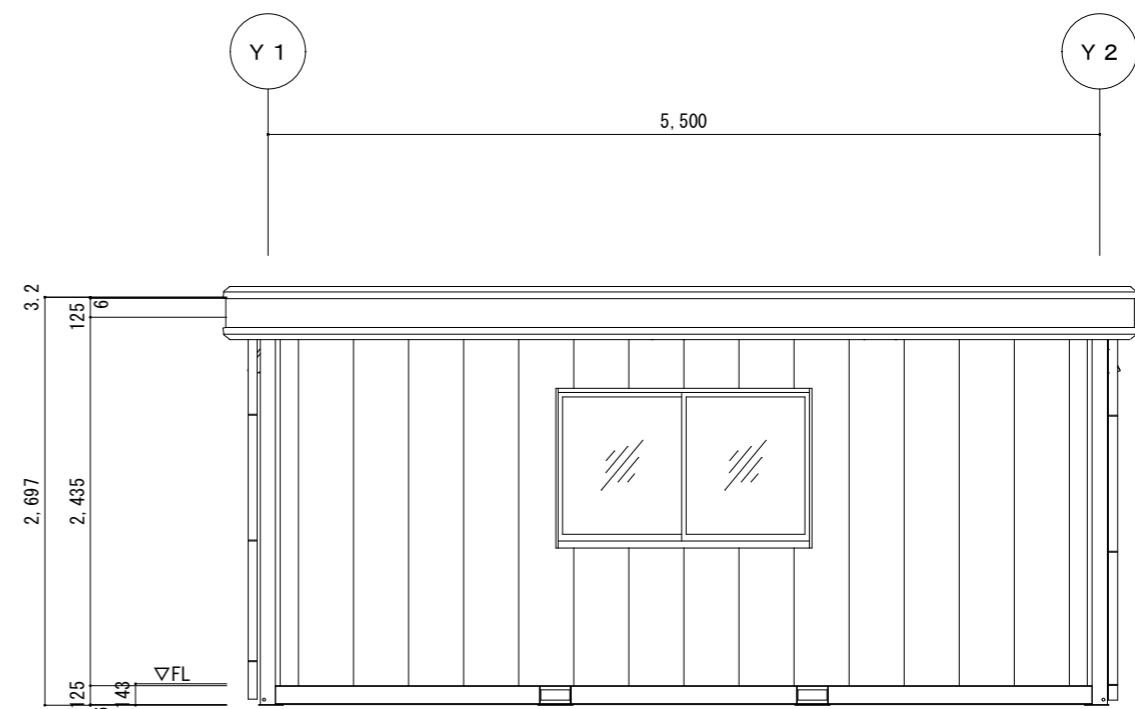

D側立面図 S = 1/50

訂正履歴	1		担当	工事	承認	設計	製図	 株式会社ナガワ 【新潟営業所】	工事名称	型式	作成日	図面番号
	2		丸山	**	**	**	今		燕三条サテライト展示品⑦	SH-H56型3連棟	2021/11/14	
	3									図面名称	立面図	縮尺